




DET. DO SUMIDOURO

PLANTA

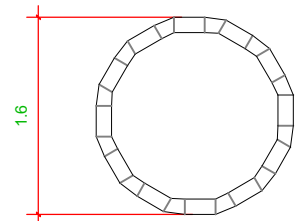

S/ESC.:

CORTE

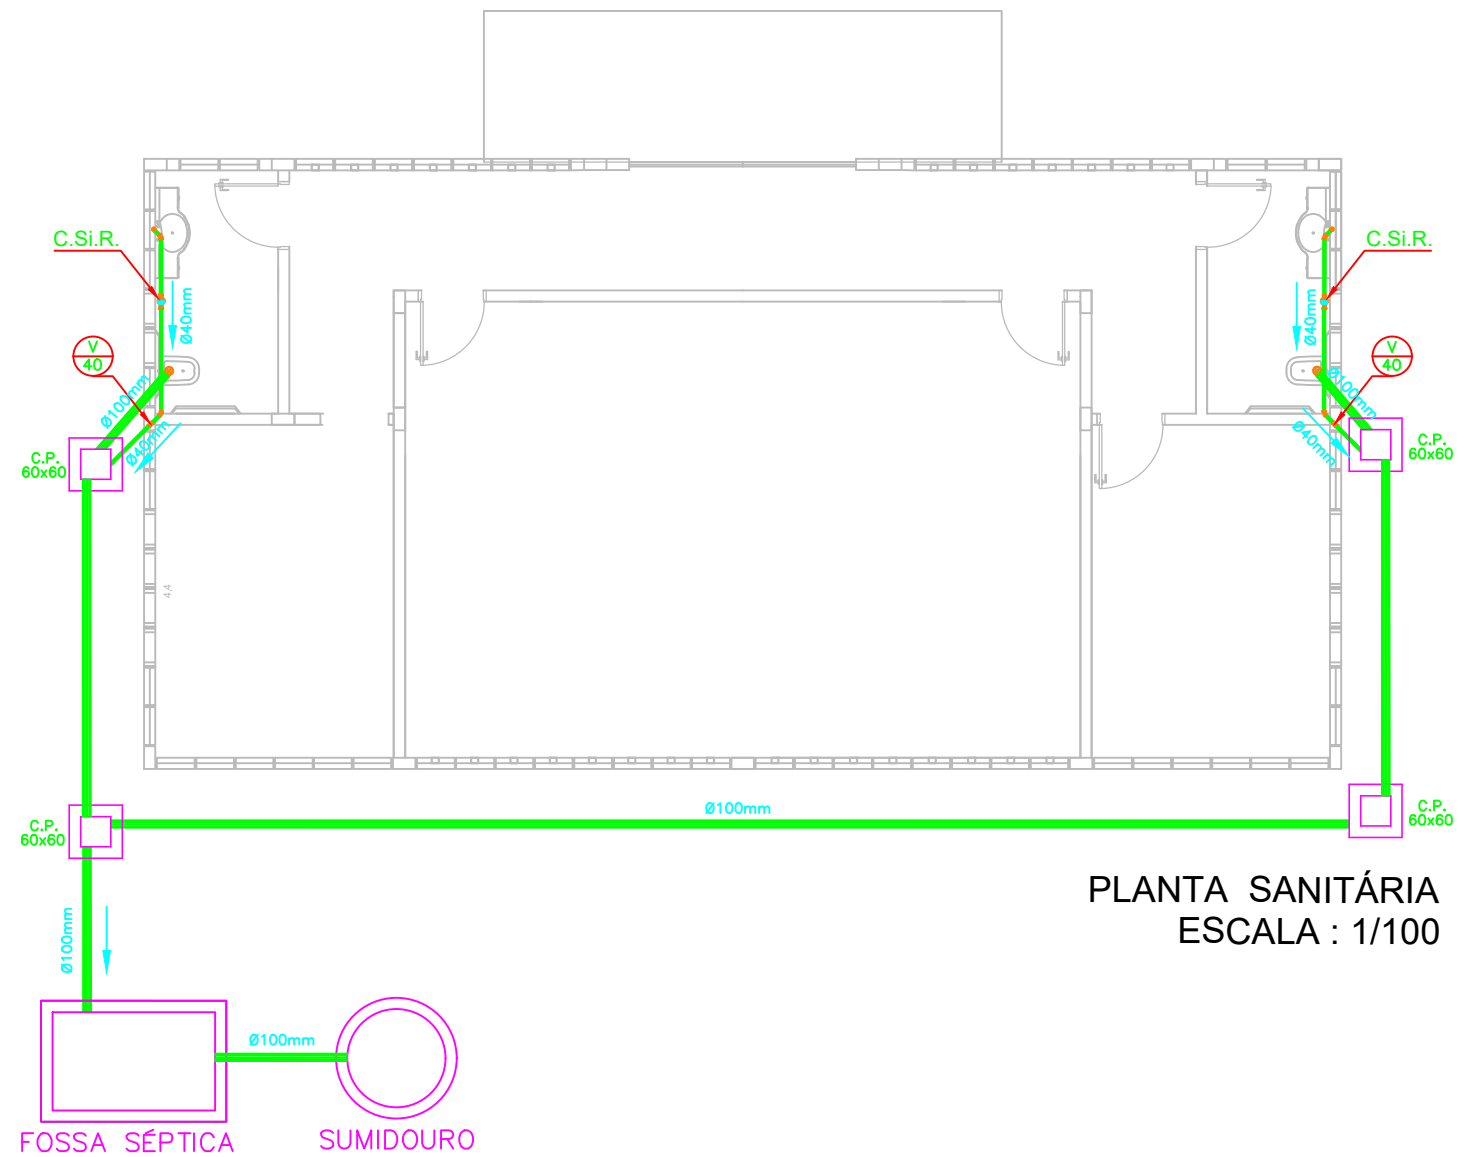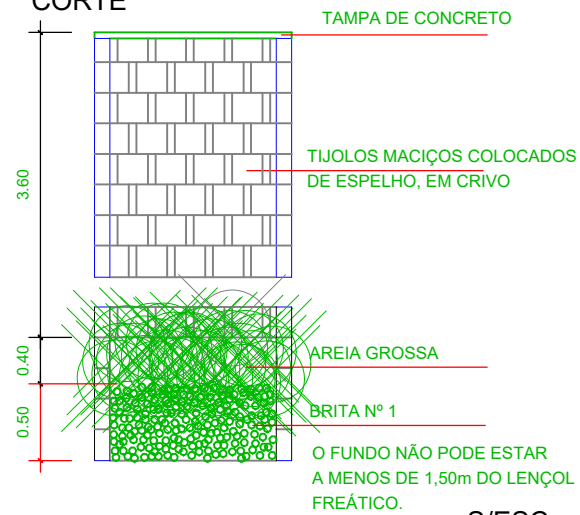

LEGENDA

	C.Si.R. CAIXA SIFONADA REDONDA
	C.I. CAIXA DE INSPEÇÃO
	V VENTILAÇÃO
	JOELHO DE 90°
	JOELHO 45°
	CAIXA SINFONDA
	TUBULÇÃO DE PVC

 PREFEITURA MUNICIPAL DE PONTAL DO ARAGUAIA Avenida Universitária nº 173 CEP: 78.698-000 PONTAL DO ARAGUAIA - MT CNPJ: 33.000.670/0001-67	Proprietário: Prefeitura Municipal de Pontal do Araguaia	
	AUTOR DO PROJETO:	
Obra: ACADEMIA DA SAÚDE - AMPLIADA	Logradouros: DIVERSOS	Total de TSD m²:
Assunto: PROJETO HIDROSANITÁRIO	Folha: 06	Escala: 1/100
Conteúdo: Planta Baixa e Detalhes	Local: PONTAL DO ARAGUAIA - MT	Data: AGOSTO-2013
		Desenho: Vinícius (66) 9209-5305